



Planta Baixa Iluminação
Escala 1:50

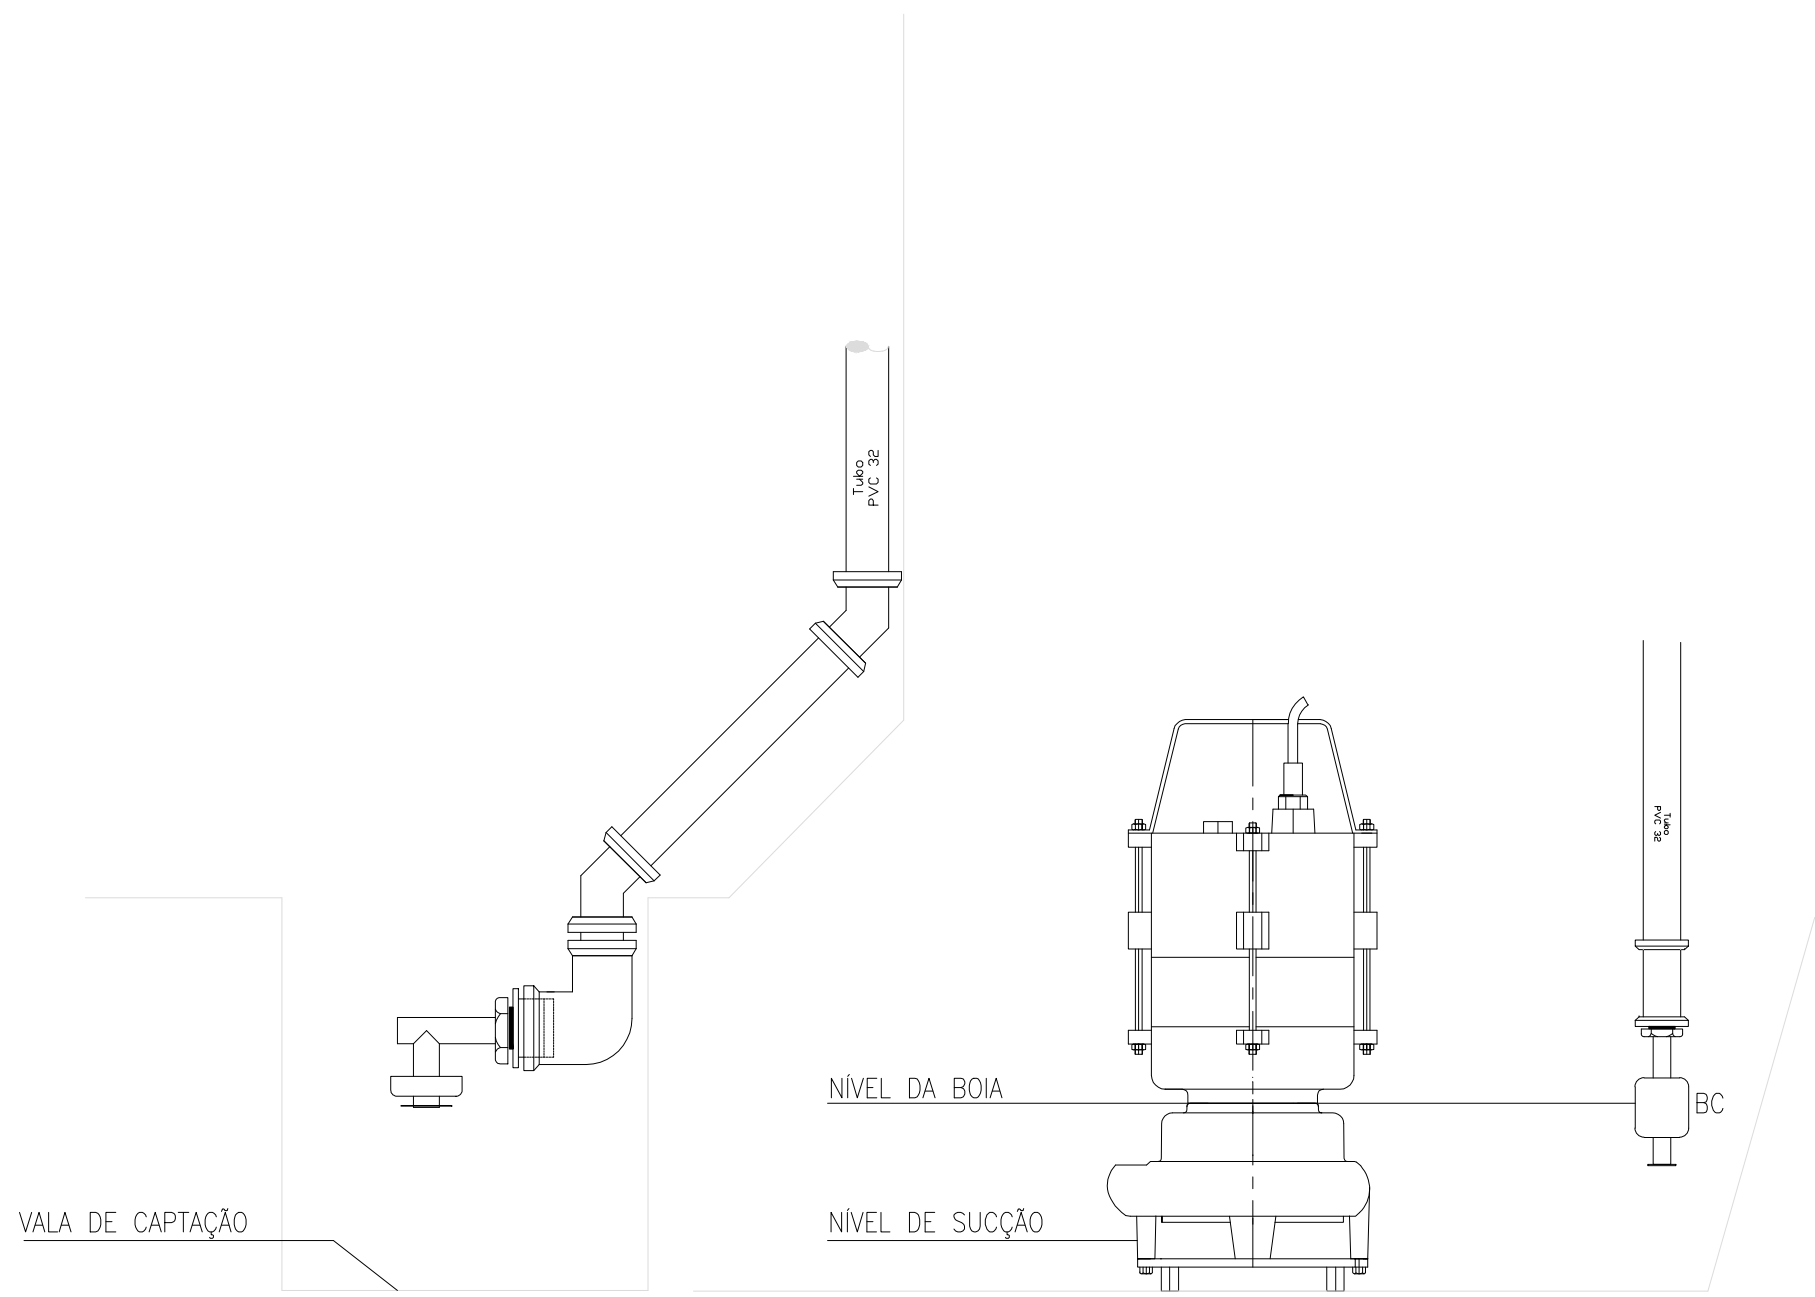

Projeção da Boia do Dreno
Sem escala

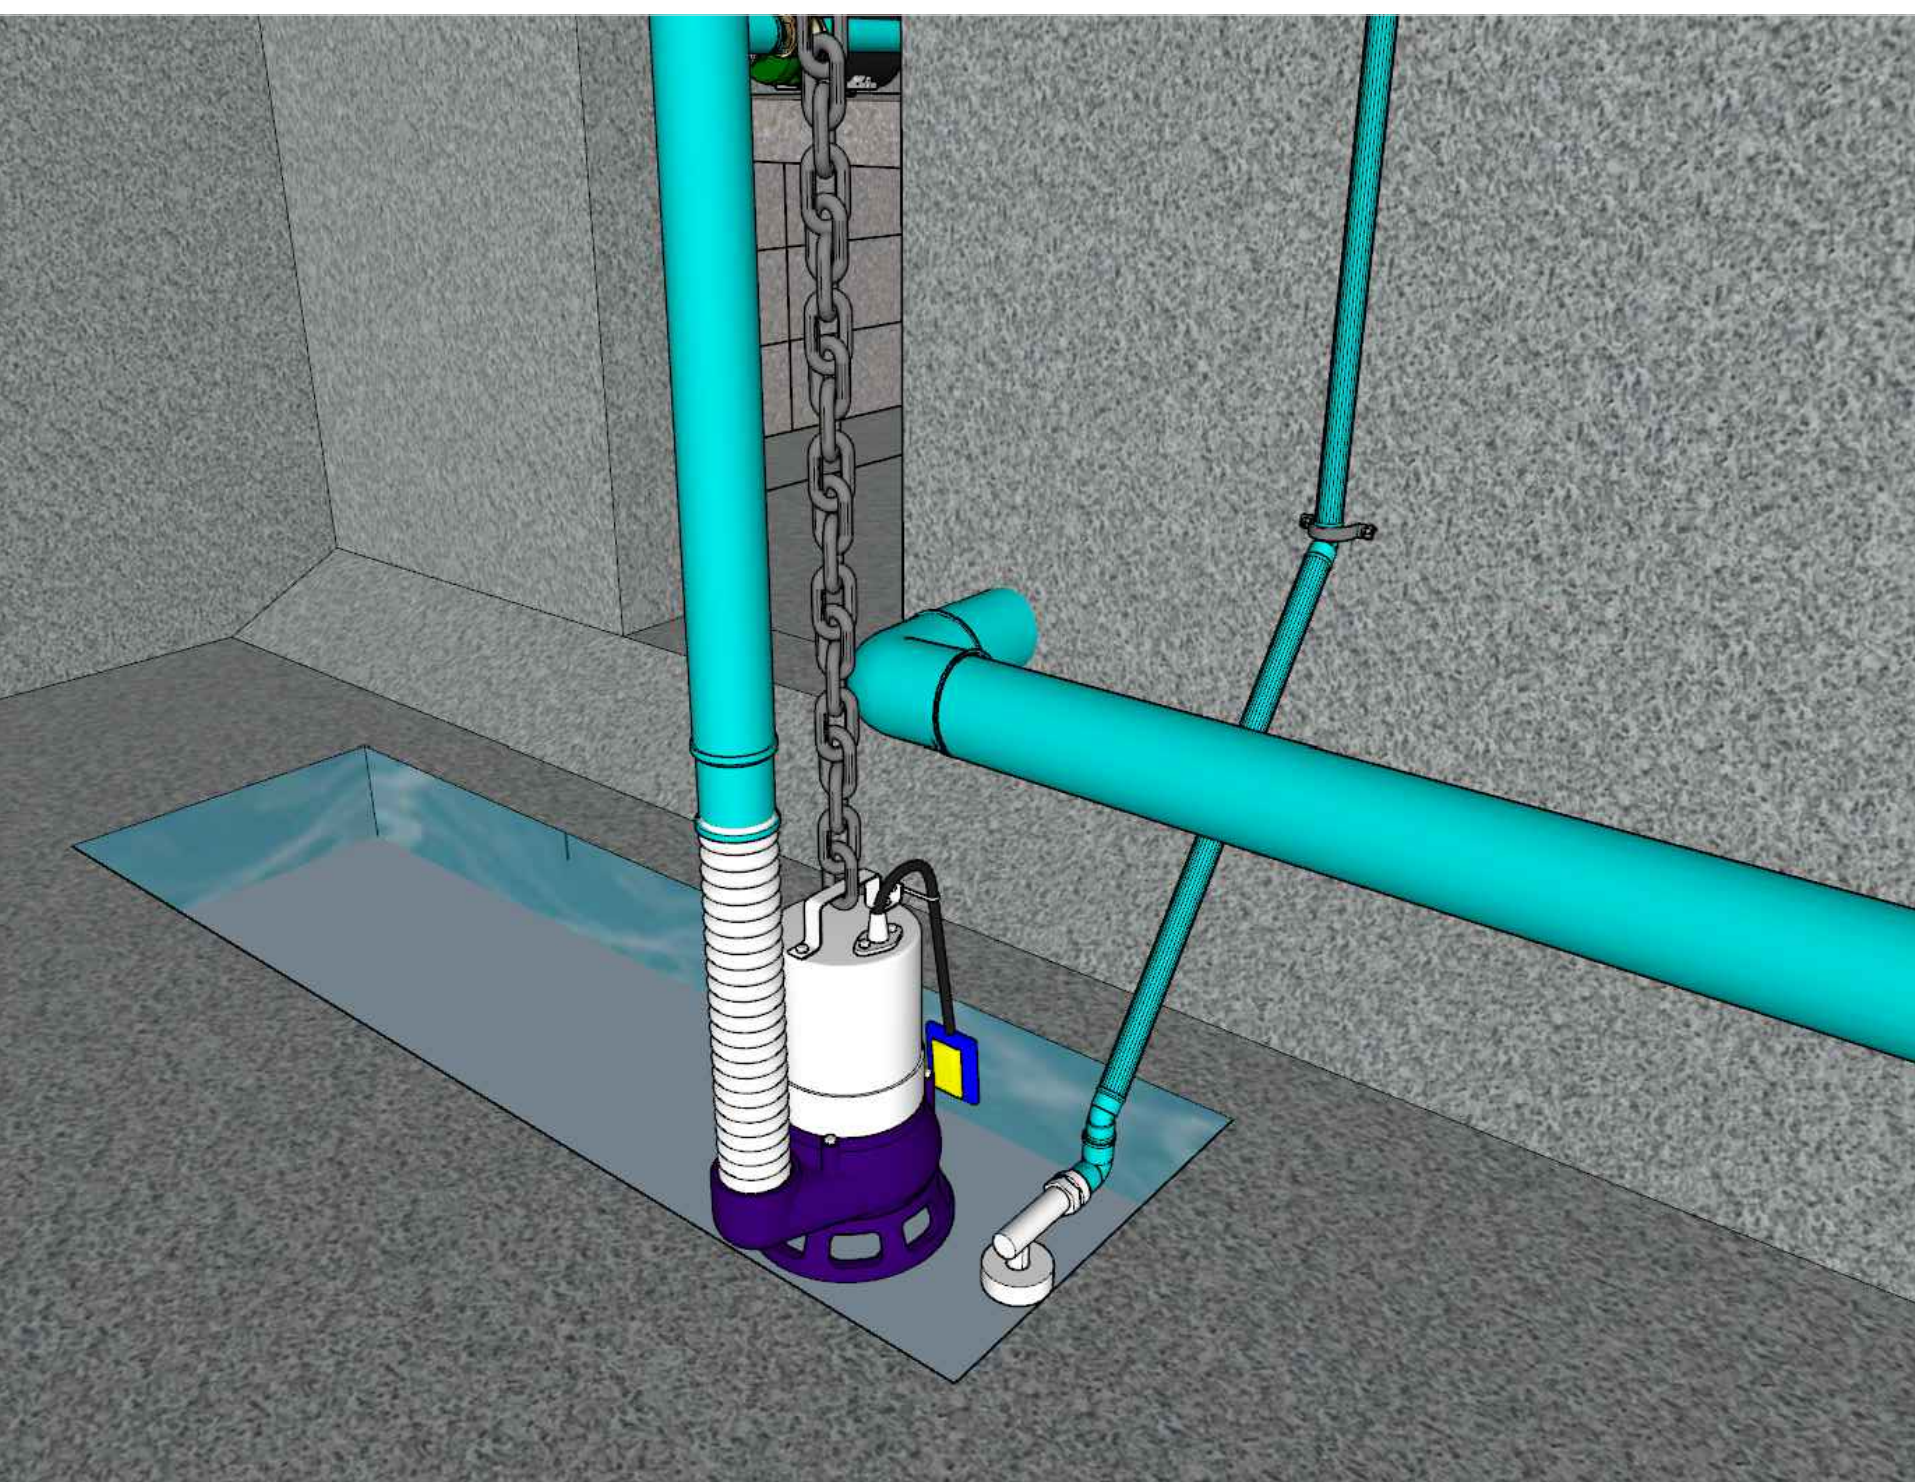


Visão Bomba de Dreno
Sem Escala

LEGENDA


- ELETRODUTO METÁLICO SOBREPOR.
- QUADRO DE DISTRIBUIÇÃO
- TOMADA INSTALADA EM CONDULETE H=1,10m
- LUMINÁRIA TARTARUGA (EX25) SOBREPOR., PARA LÂMPADA ATE 200w., À PROVA DE TEMPO.
- CAIXA 4X4 METÁLICA SOBREPOR
- LUMINÁRIA LED SLIM 36W
- QUADRO DE BOMBAS
- RELE FOTOELETRICO
- INTERRUPTOR SIMPLES EM CONDULETE
- CONDULETE DE ALUMÍNIO SOBREPOR

NOTA:


- ELETRODUTO NÃO COTADO SERÁ DE 25mm.

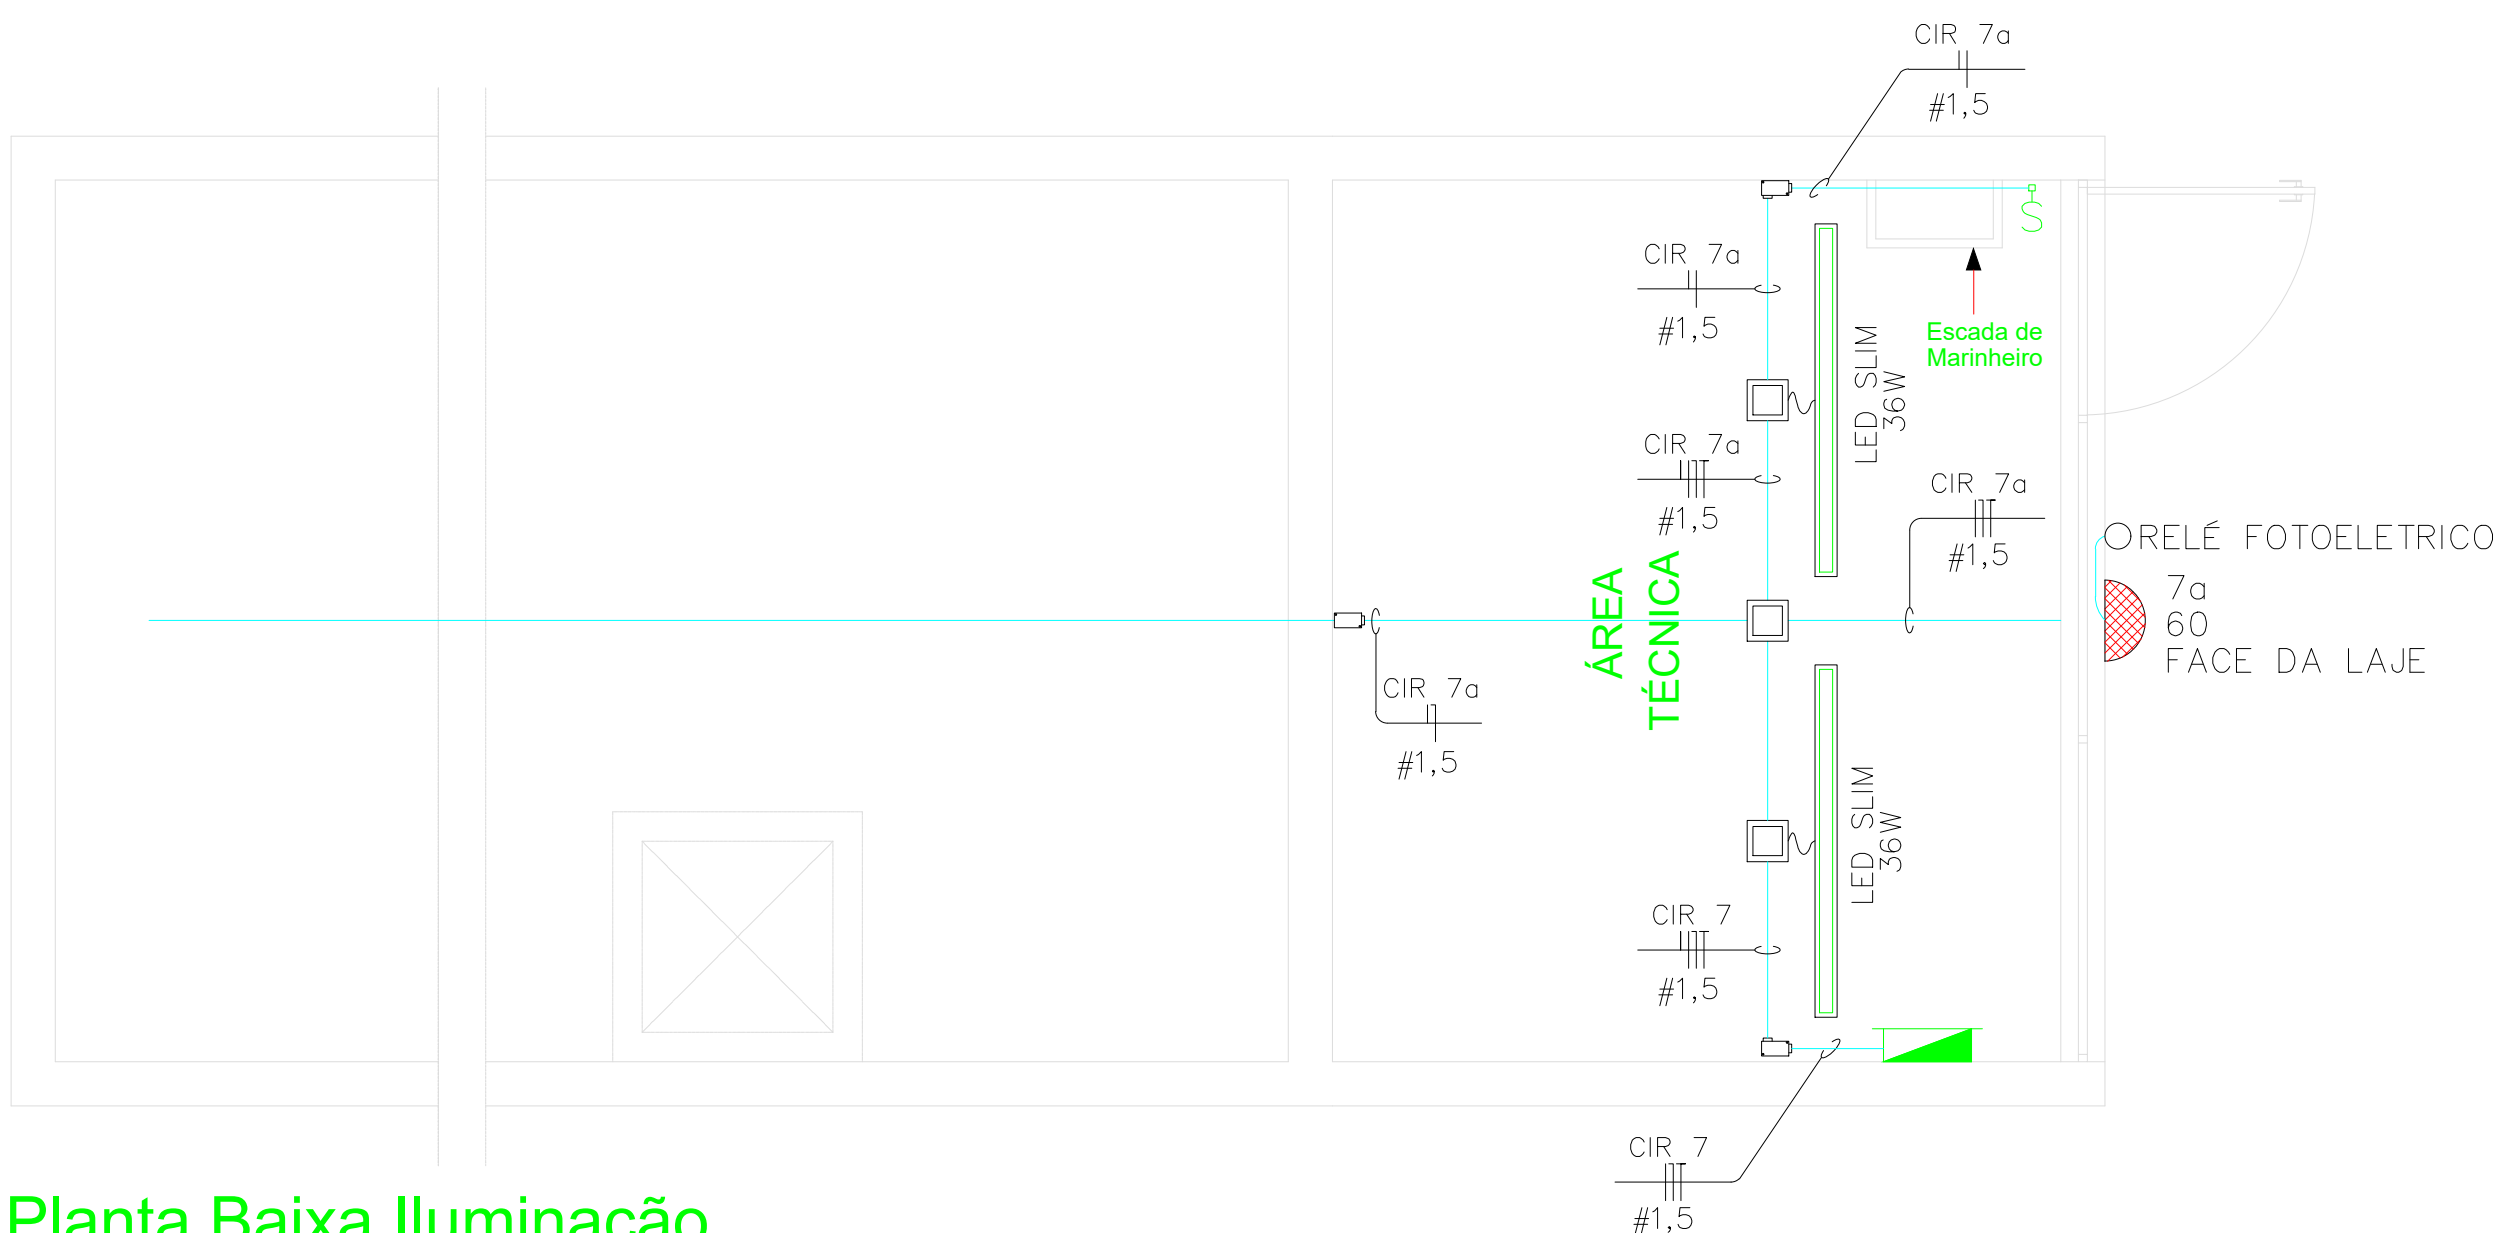


Planta Baixa Iluminação
Escala 1:50

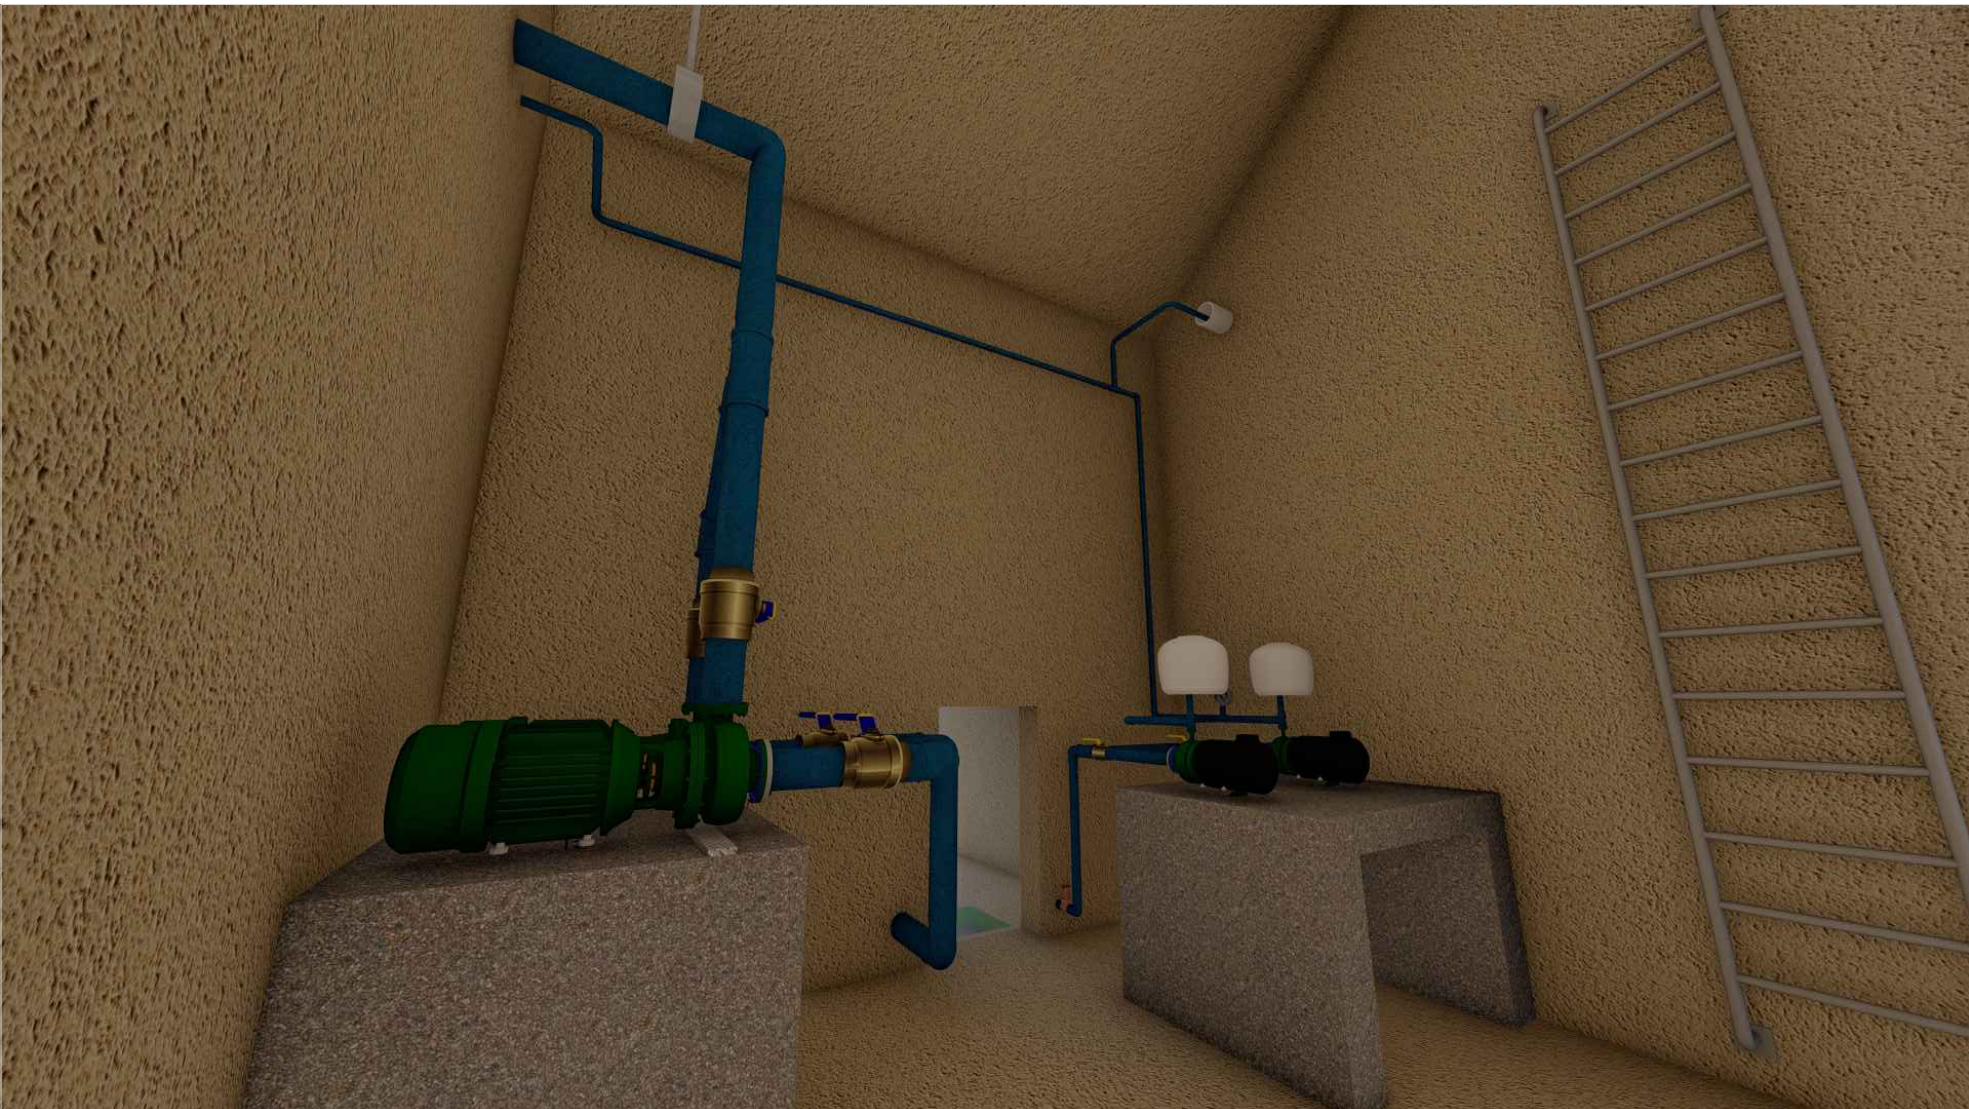


Visão da Sala Técnica
Sem Escala

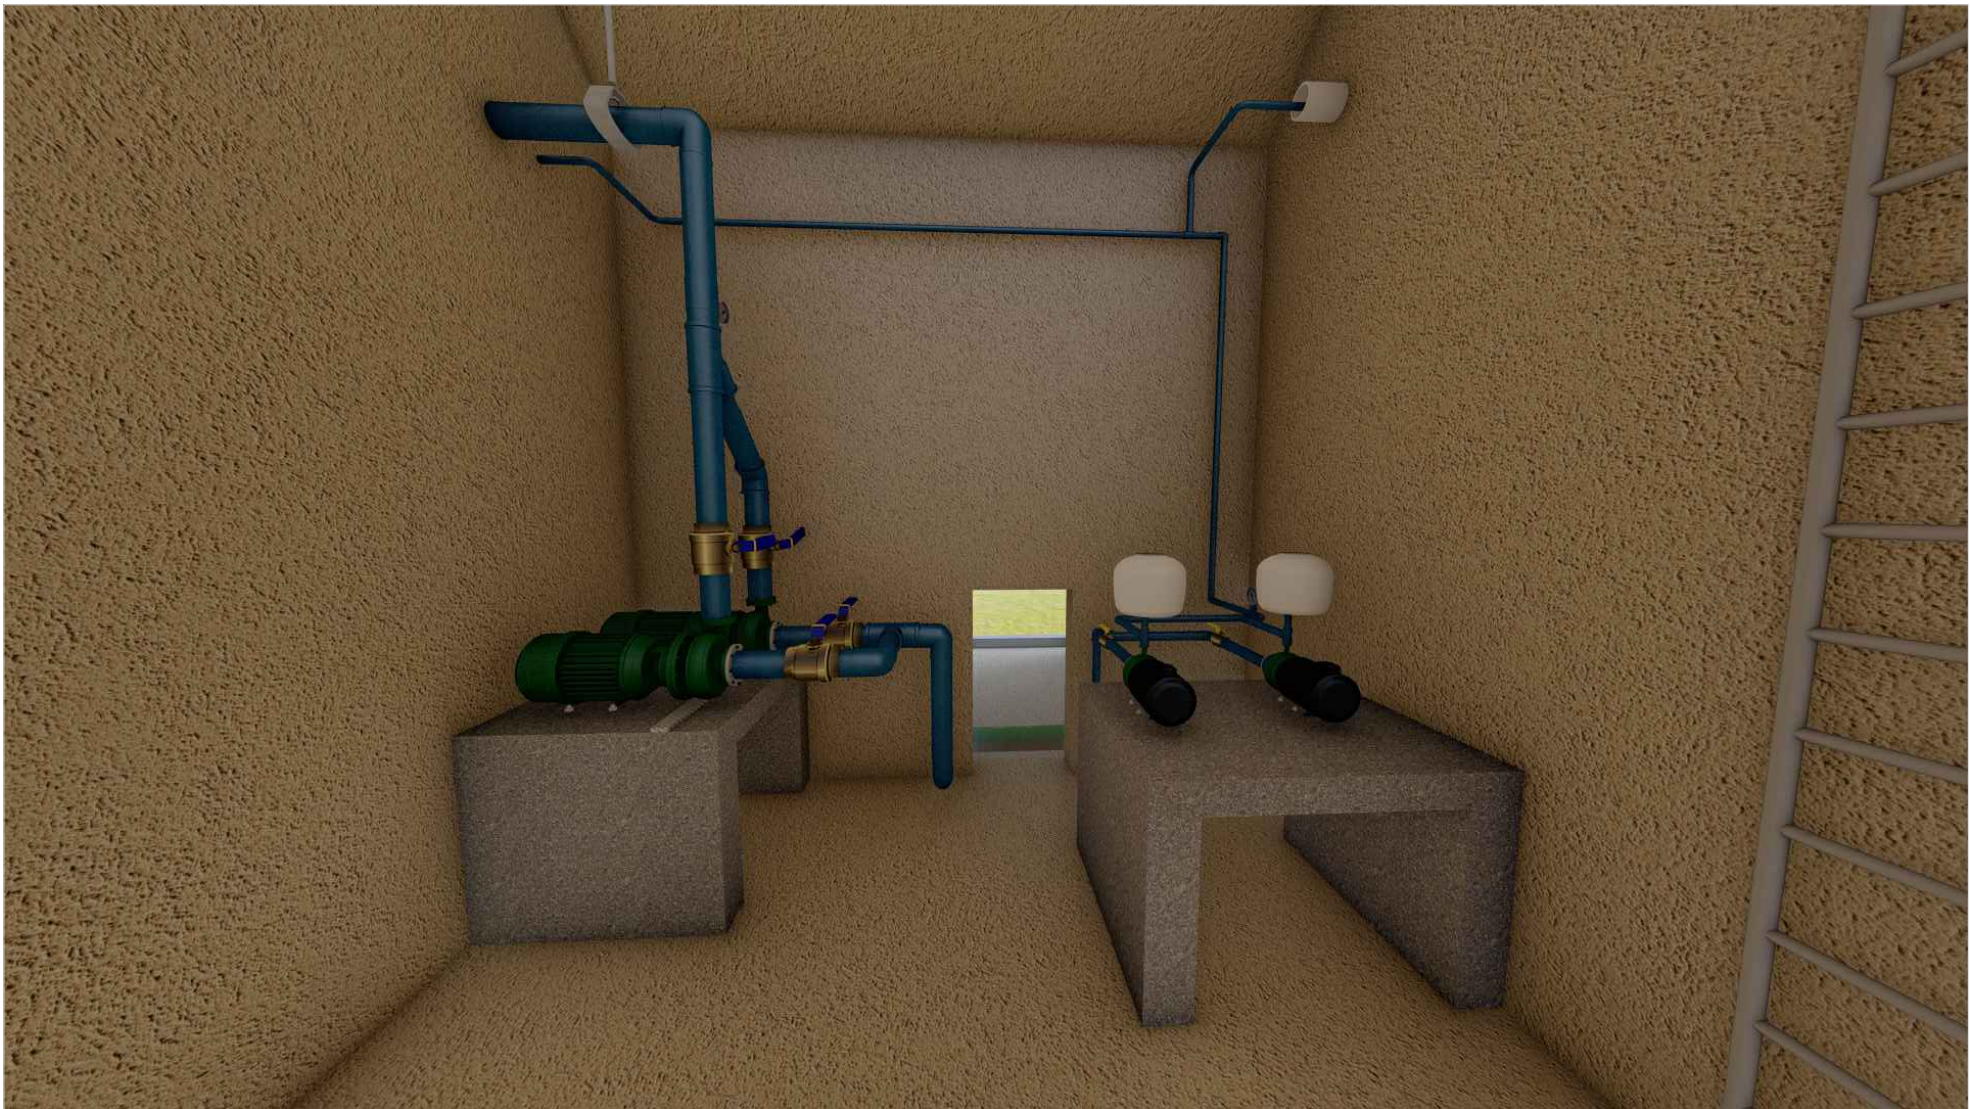


Visão da Sala Técnica
Sem Escala

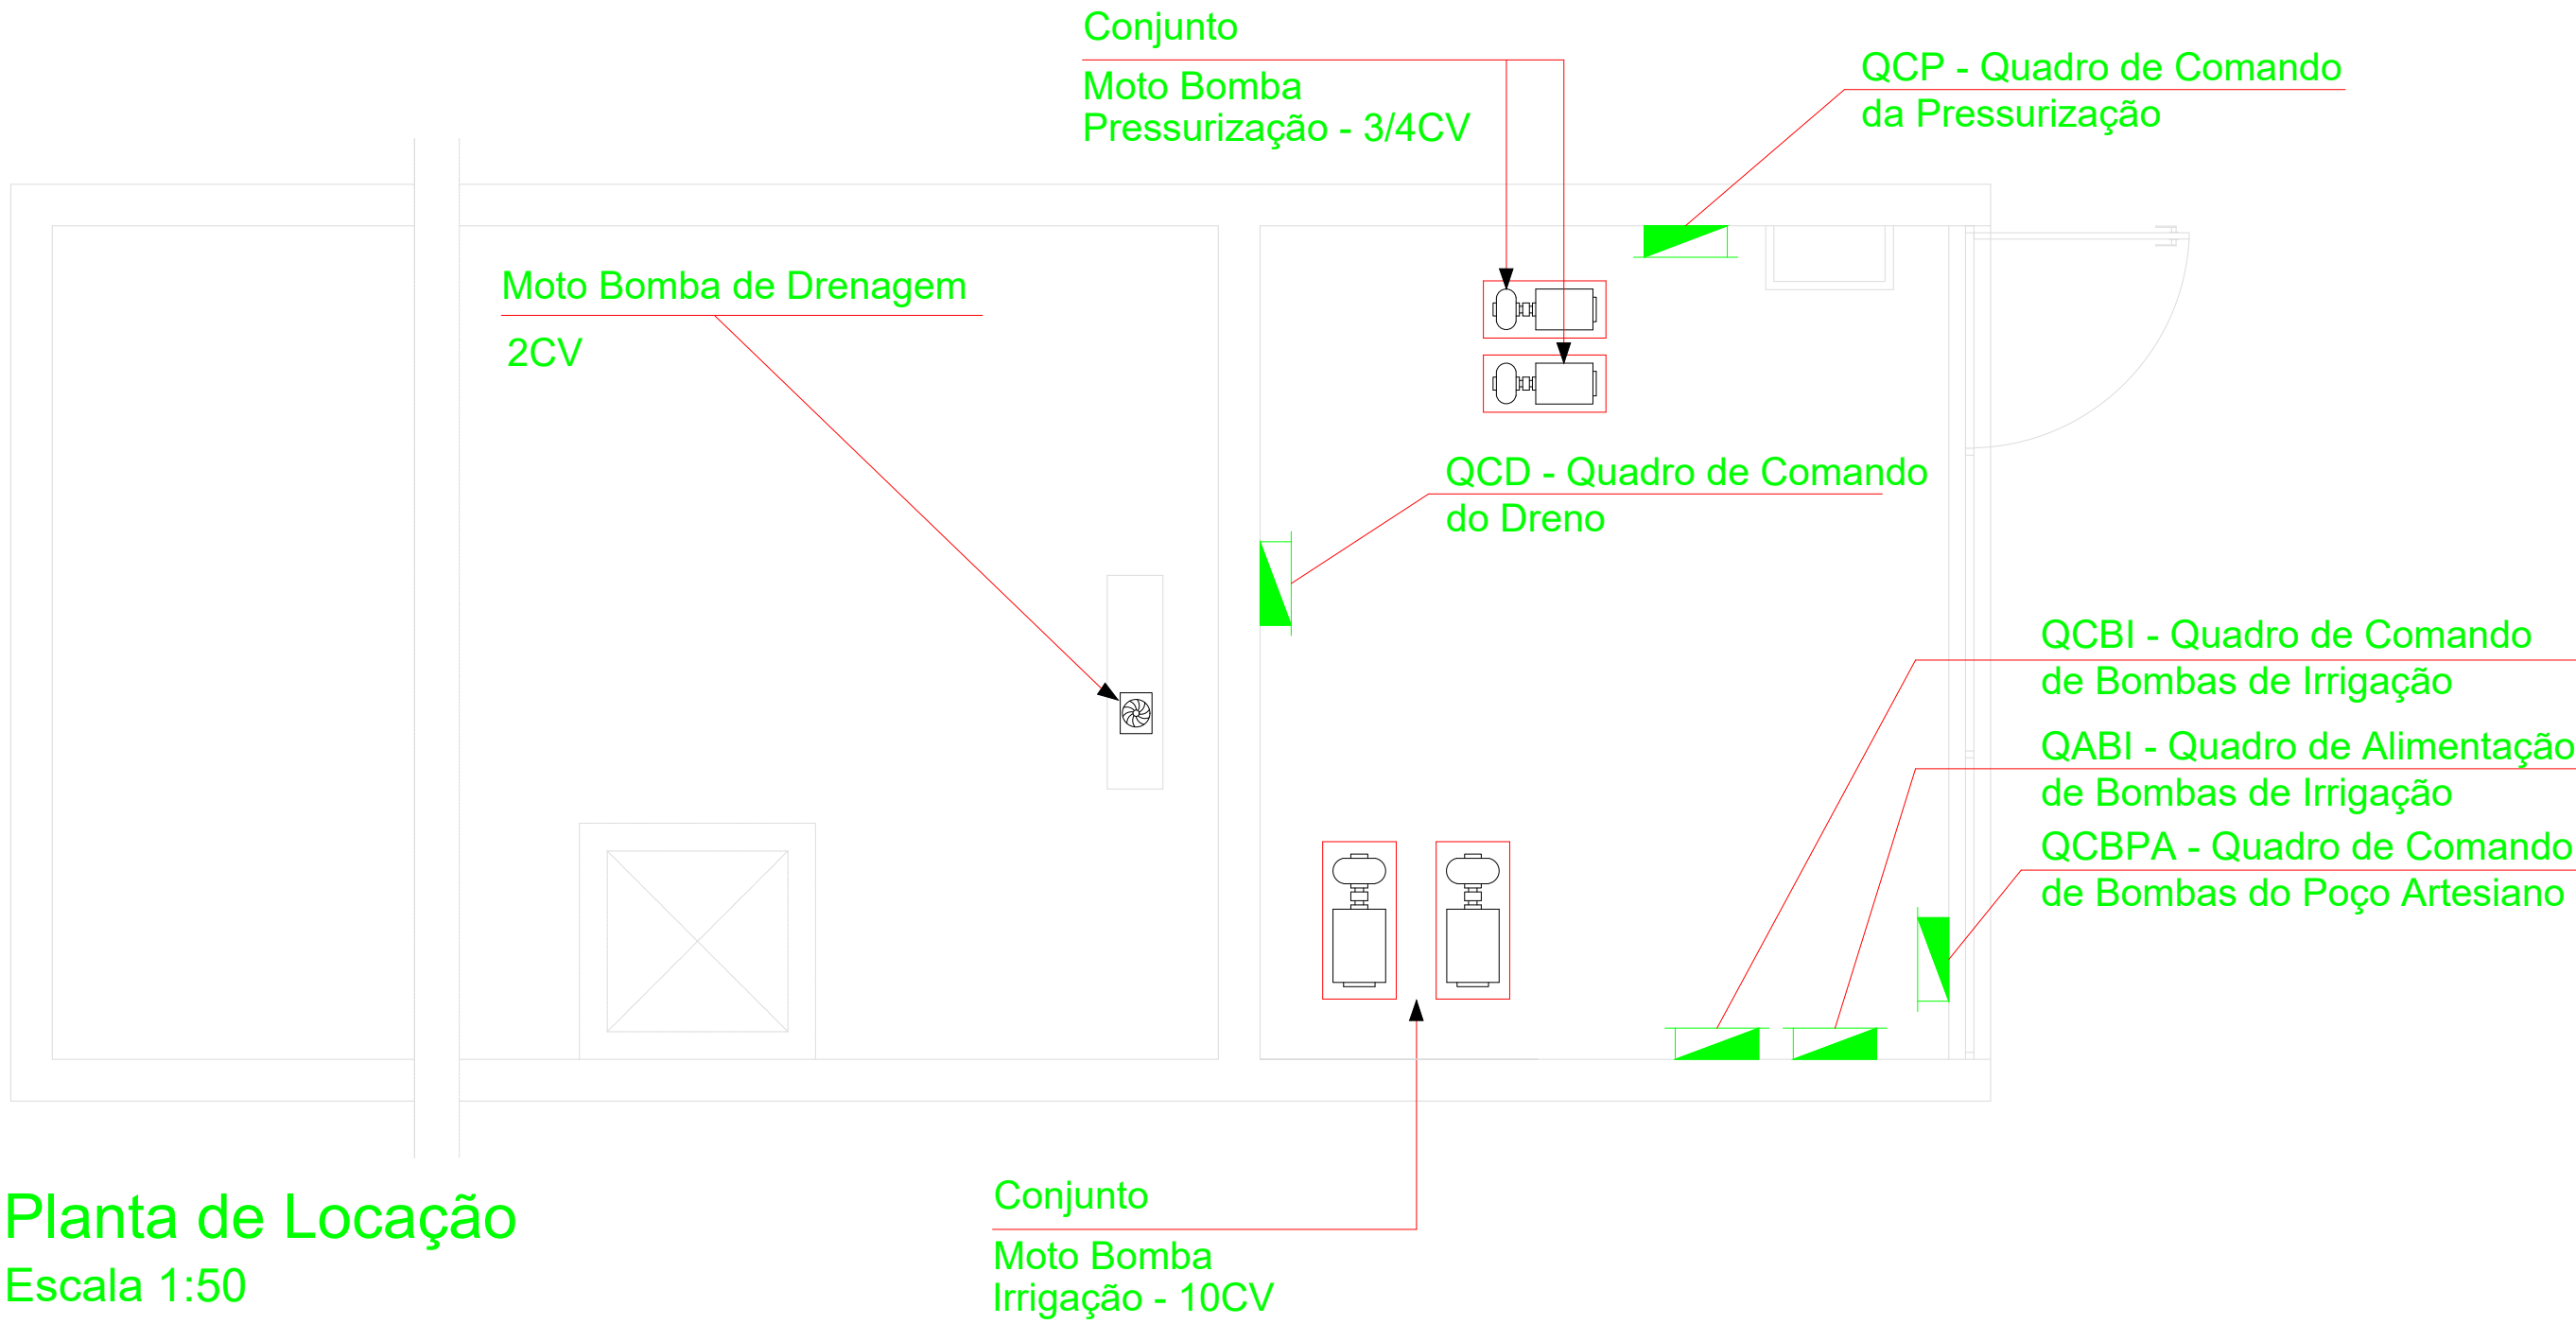

Planta de Locação
Escala 1:50

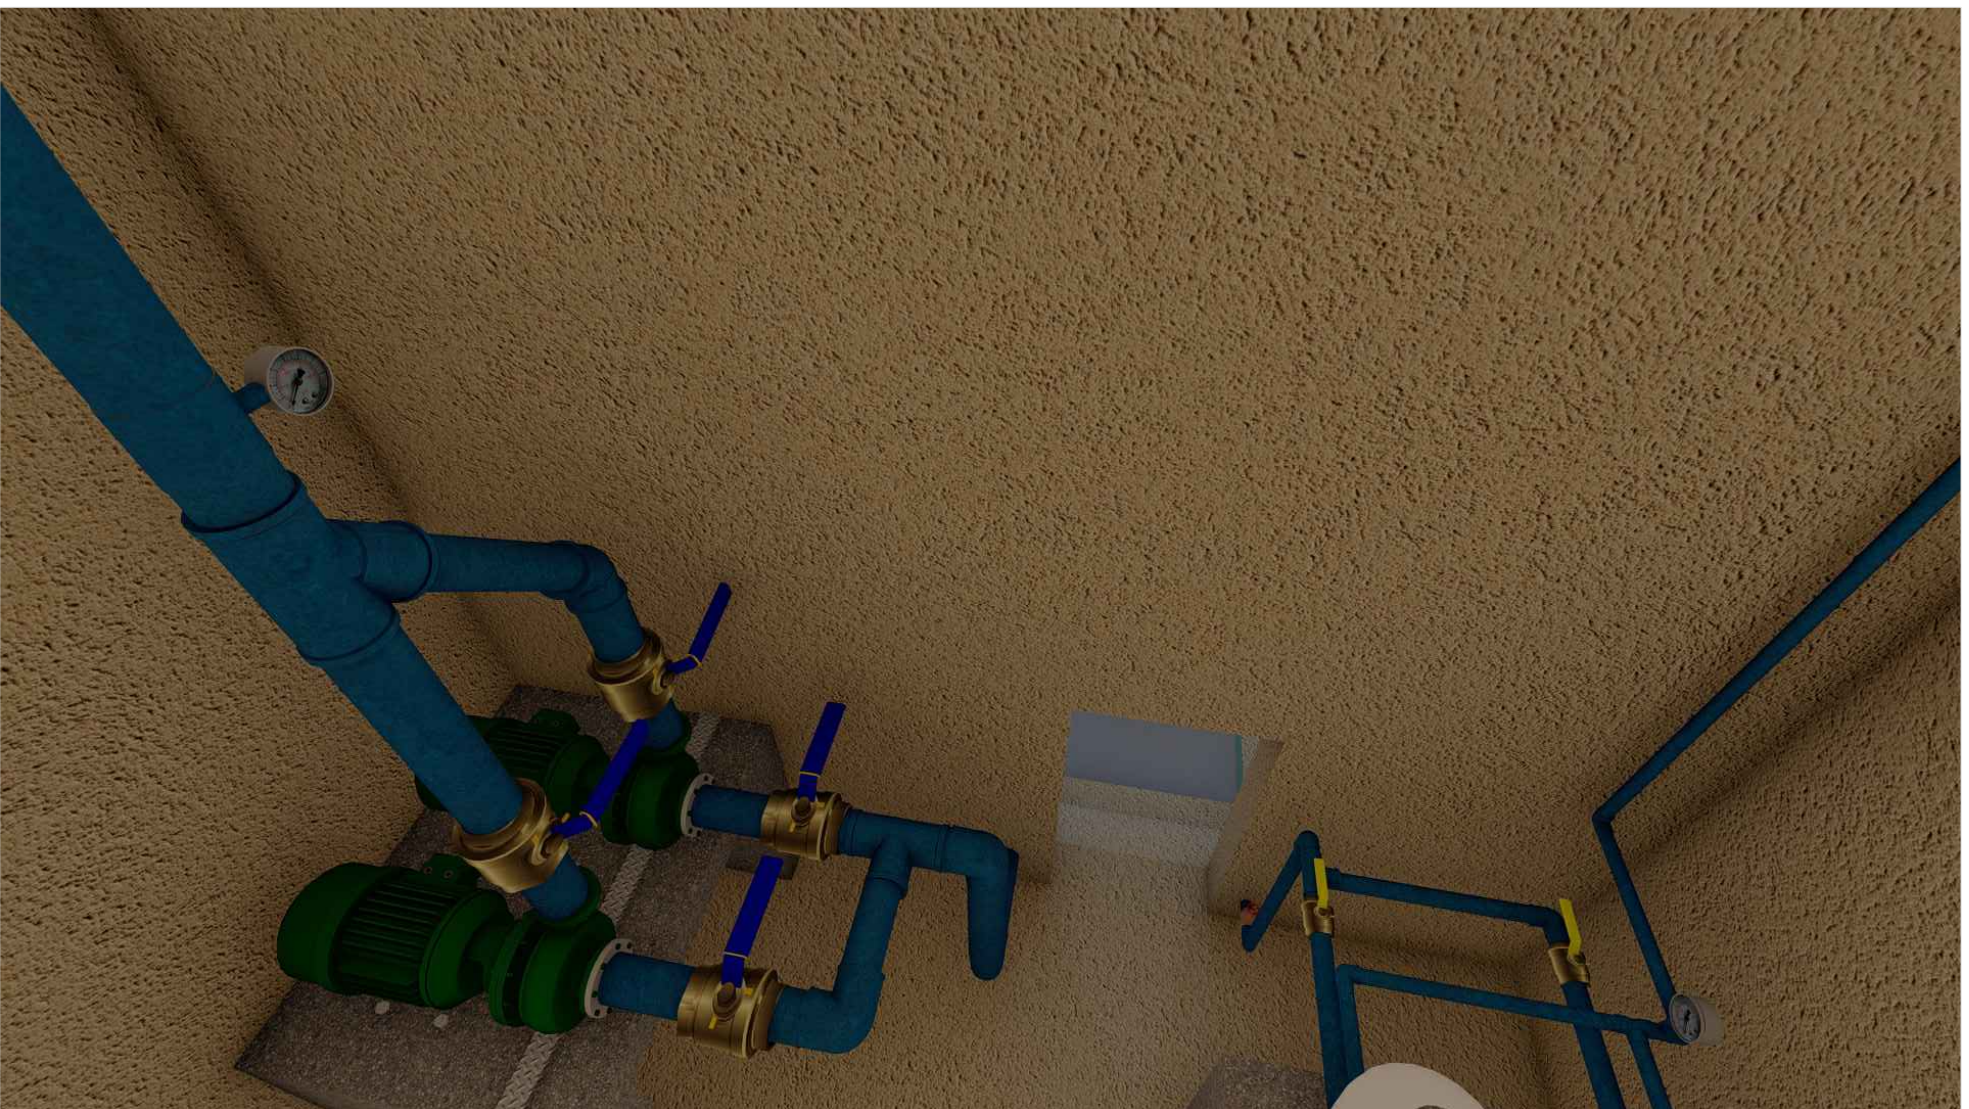

Visão da Sala Técnica
Sem Escala

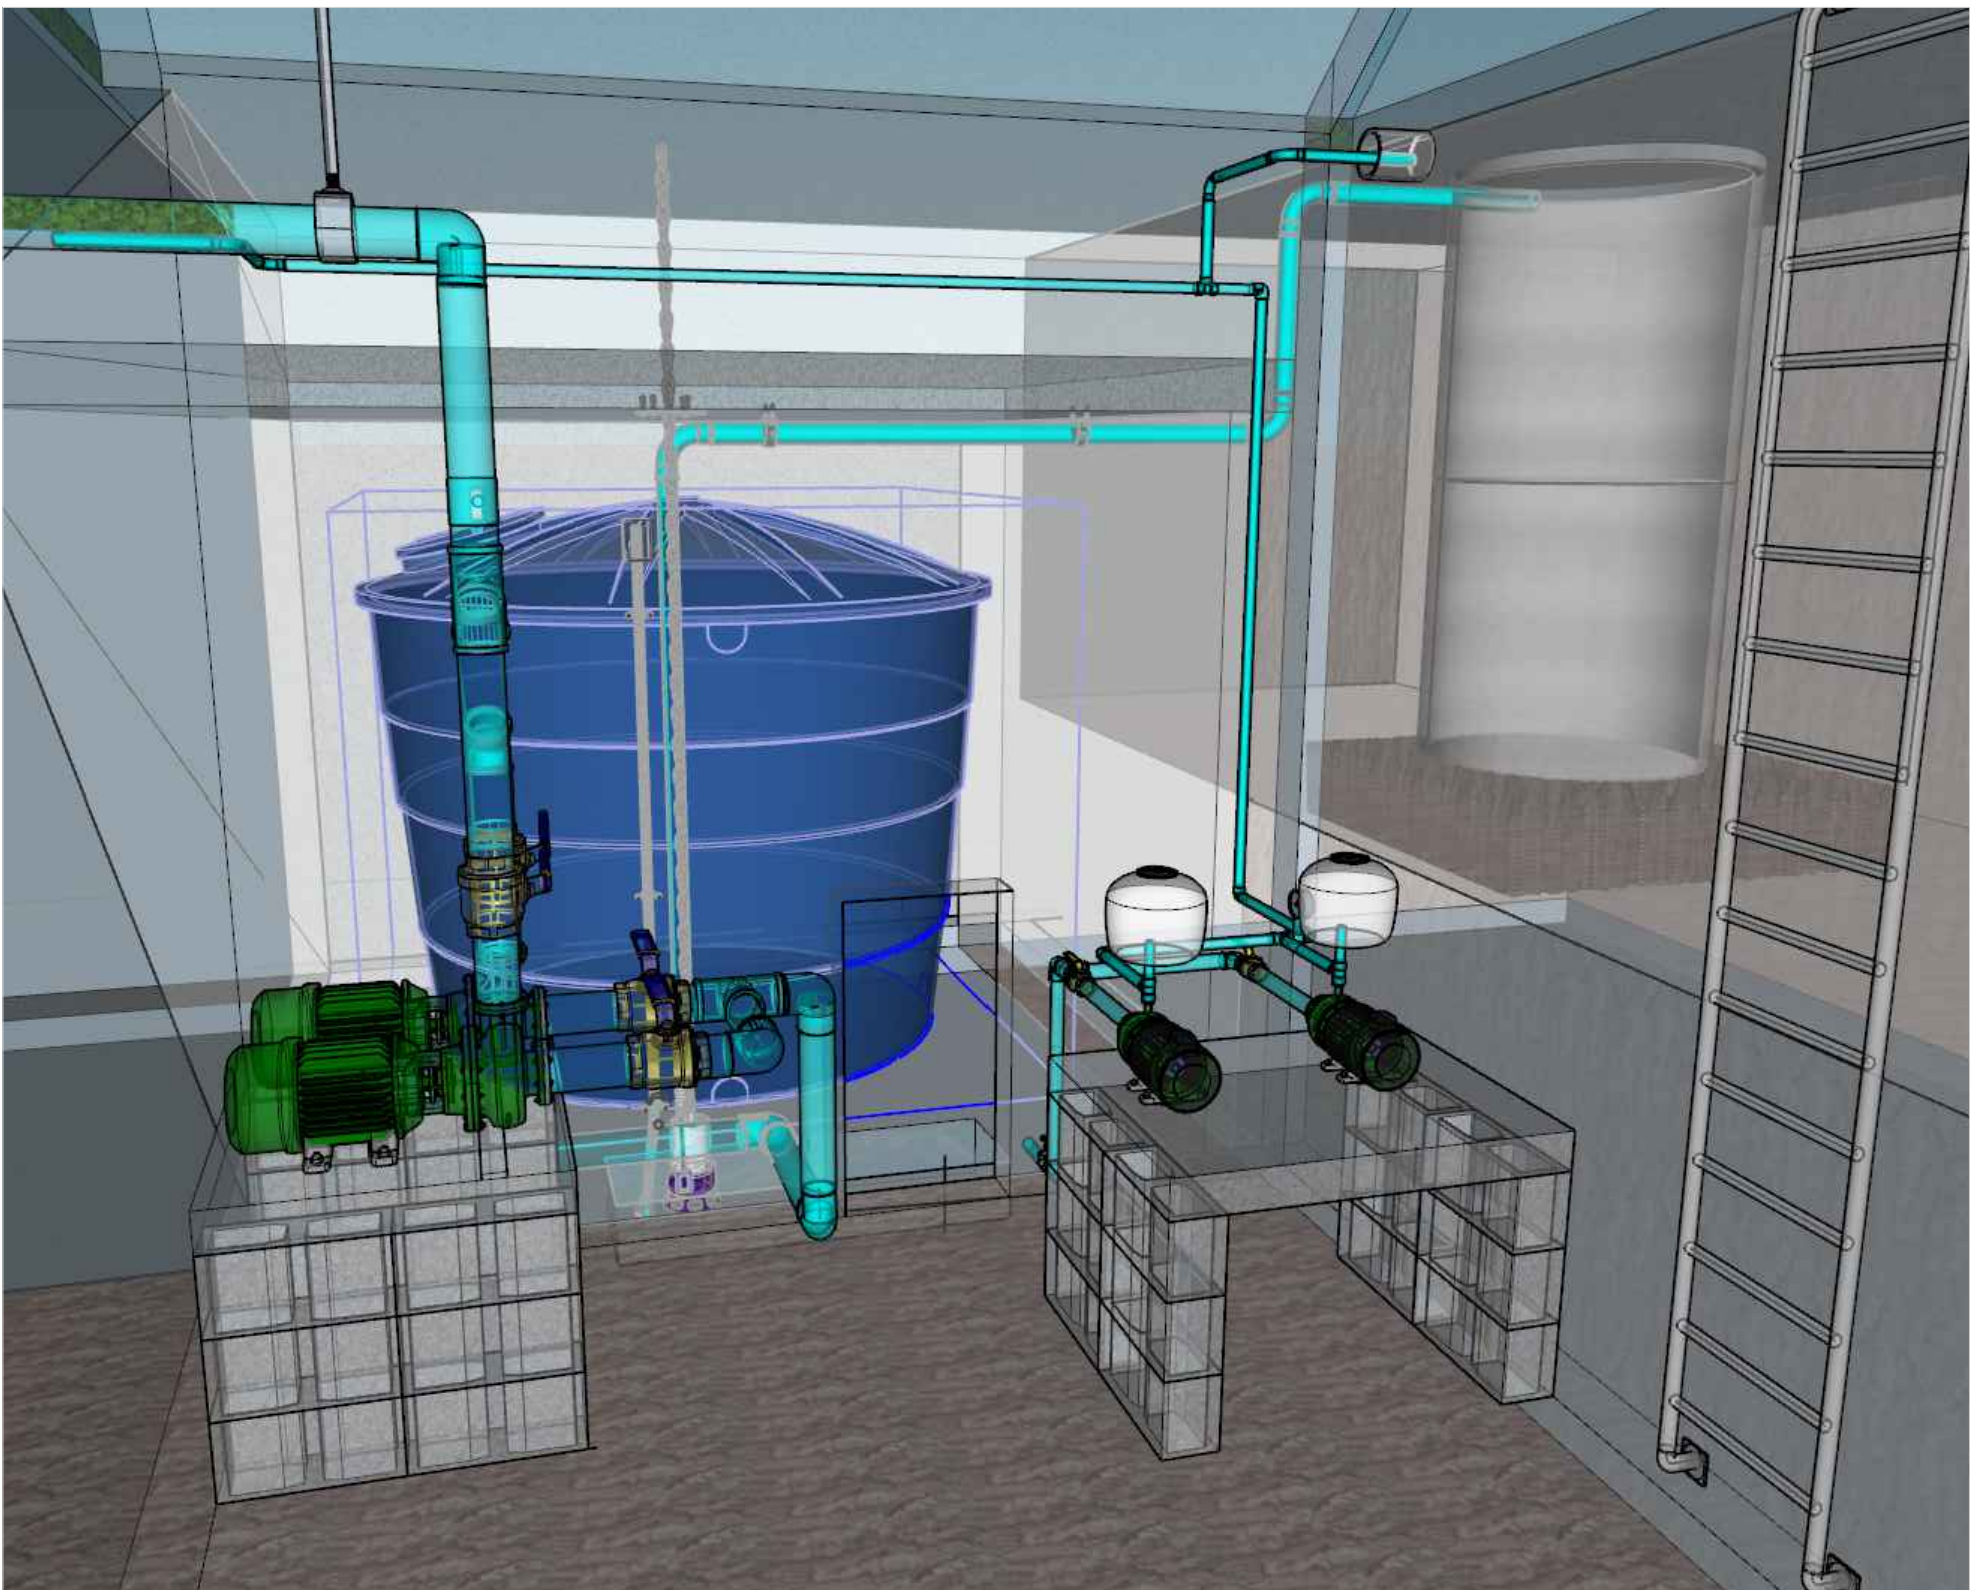

Visão Geral
Sem Escala

MAPA CHAVE
SEM ESCALA

DO	18/05/2023	EMISSÃO INICIAL	EDGARDO	FHE
REV		REVISÃO	EDGARDO	VISTO

*Este projeto deve ser executado conforme critérios da NBR 5410 - Norma de Instalações Elétricas de Baixa Tensão e não deve ser alterado ou executado de forma diferente sem o conhecimento e autorização do autor do projeto.

AUTOMAÇÃO ELÉTRICA

Bombas de Irrigação

ENCARGO:
Avenida Duque de Caxias, Parte "A", s/nº - Setor Militar Urbano - Brasília/DF

PROPRIETÁRIO:
Fundação Habitacional do Exército
00.643.742/0001-35

AUTOR DO PROJETO:
Edgard Rodrigues Machado Júnior
CREA - 22741-D/DF

COORDENADORES:
Edgard Rodrigues Machado Júnior
CREA - 22741-D/DF

FHE
Fundação Habitacional do Exército

POUPEX
Associação de Engenharia e Empreitada

QUADRO DE ÁREAS

2/3

DATA:
18/05/2023

FECHA:
INDICADA

CODIGO: